



Projet hangar de stockage  
espace stockage :20x25m soit 500 m<sup>2</sup>  
puissance 75KWc

hauteur égout est 3.50m


hauteur Faitage 6.60m

hauteur égout ouest 3.50m

les prescriptions relatives à la sécurité  
incendie  
(citerne et aire d'aspiration)  
devront être réceptionné par  
les services du SDIS

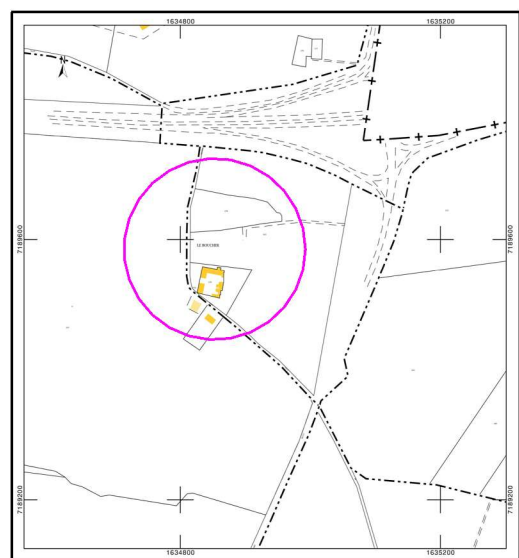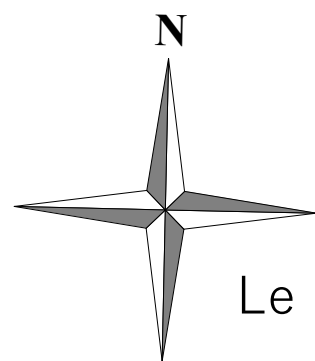

Les cotes ngf sont approximatives (source géoportail)

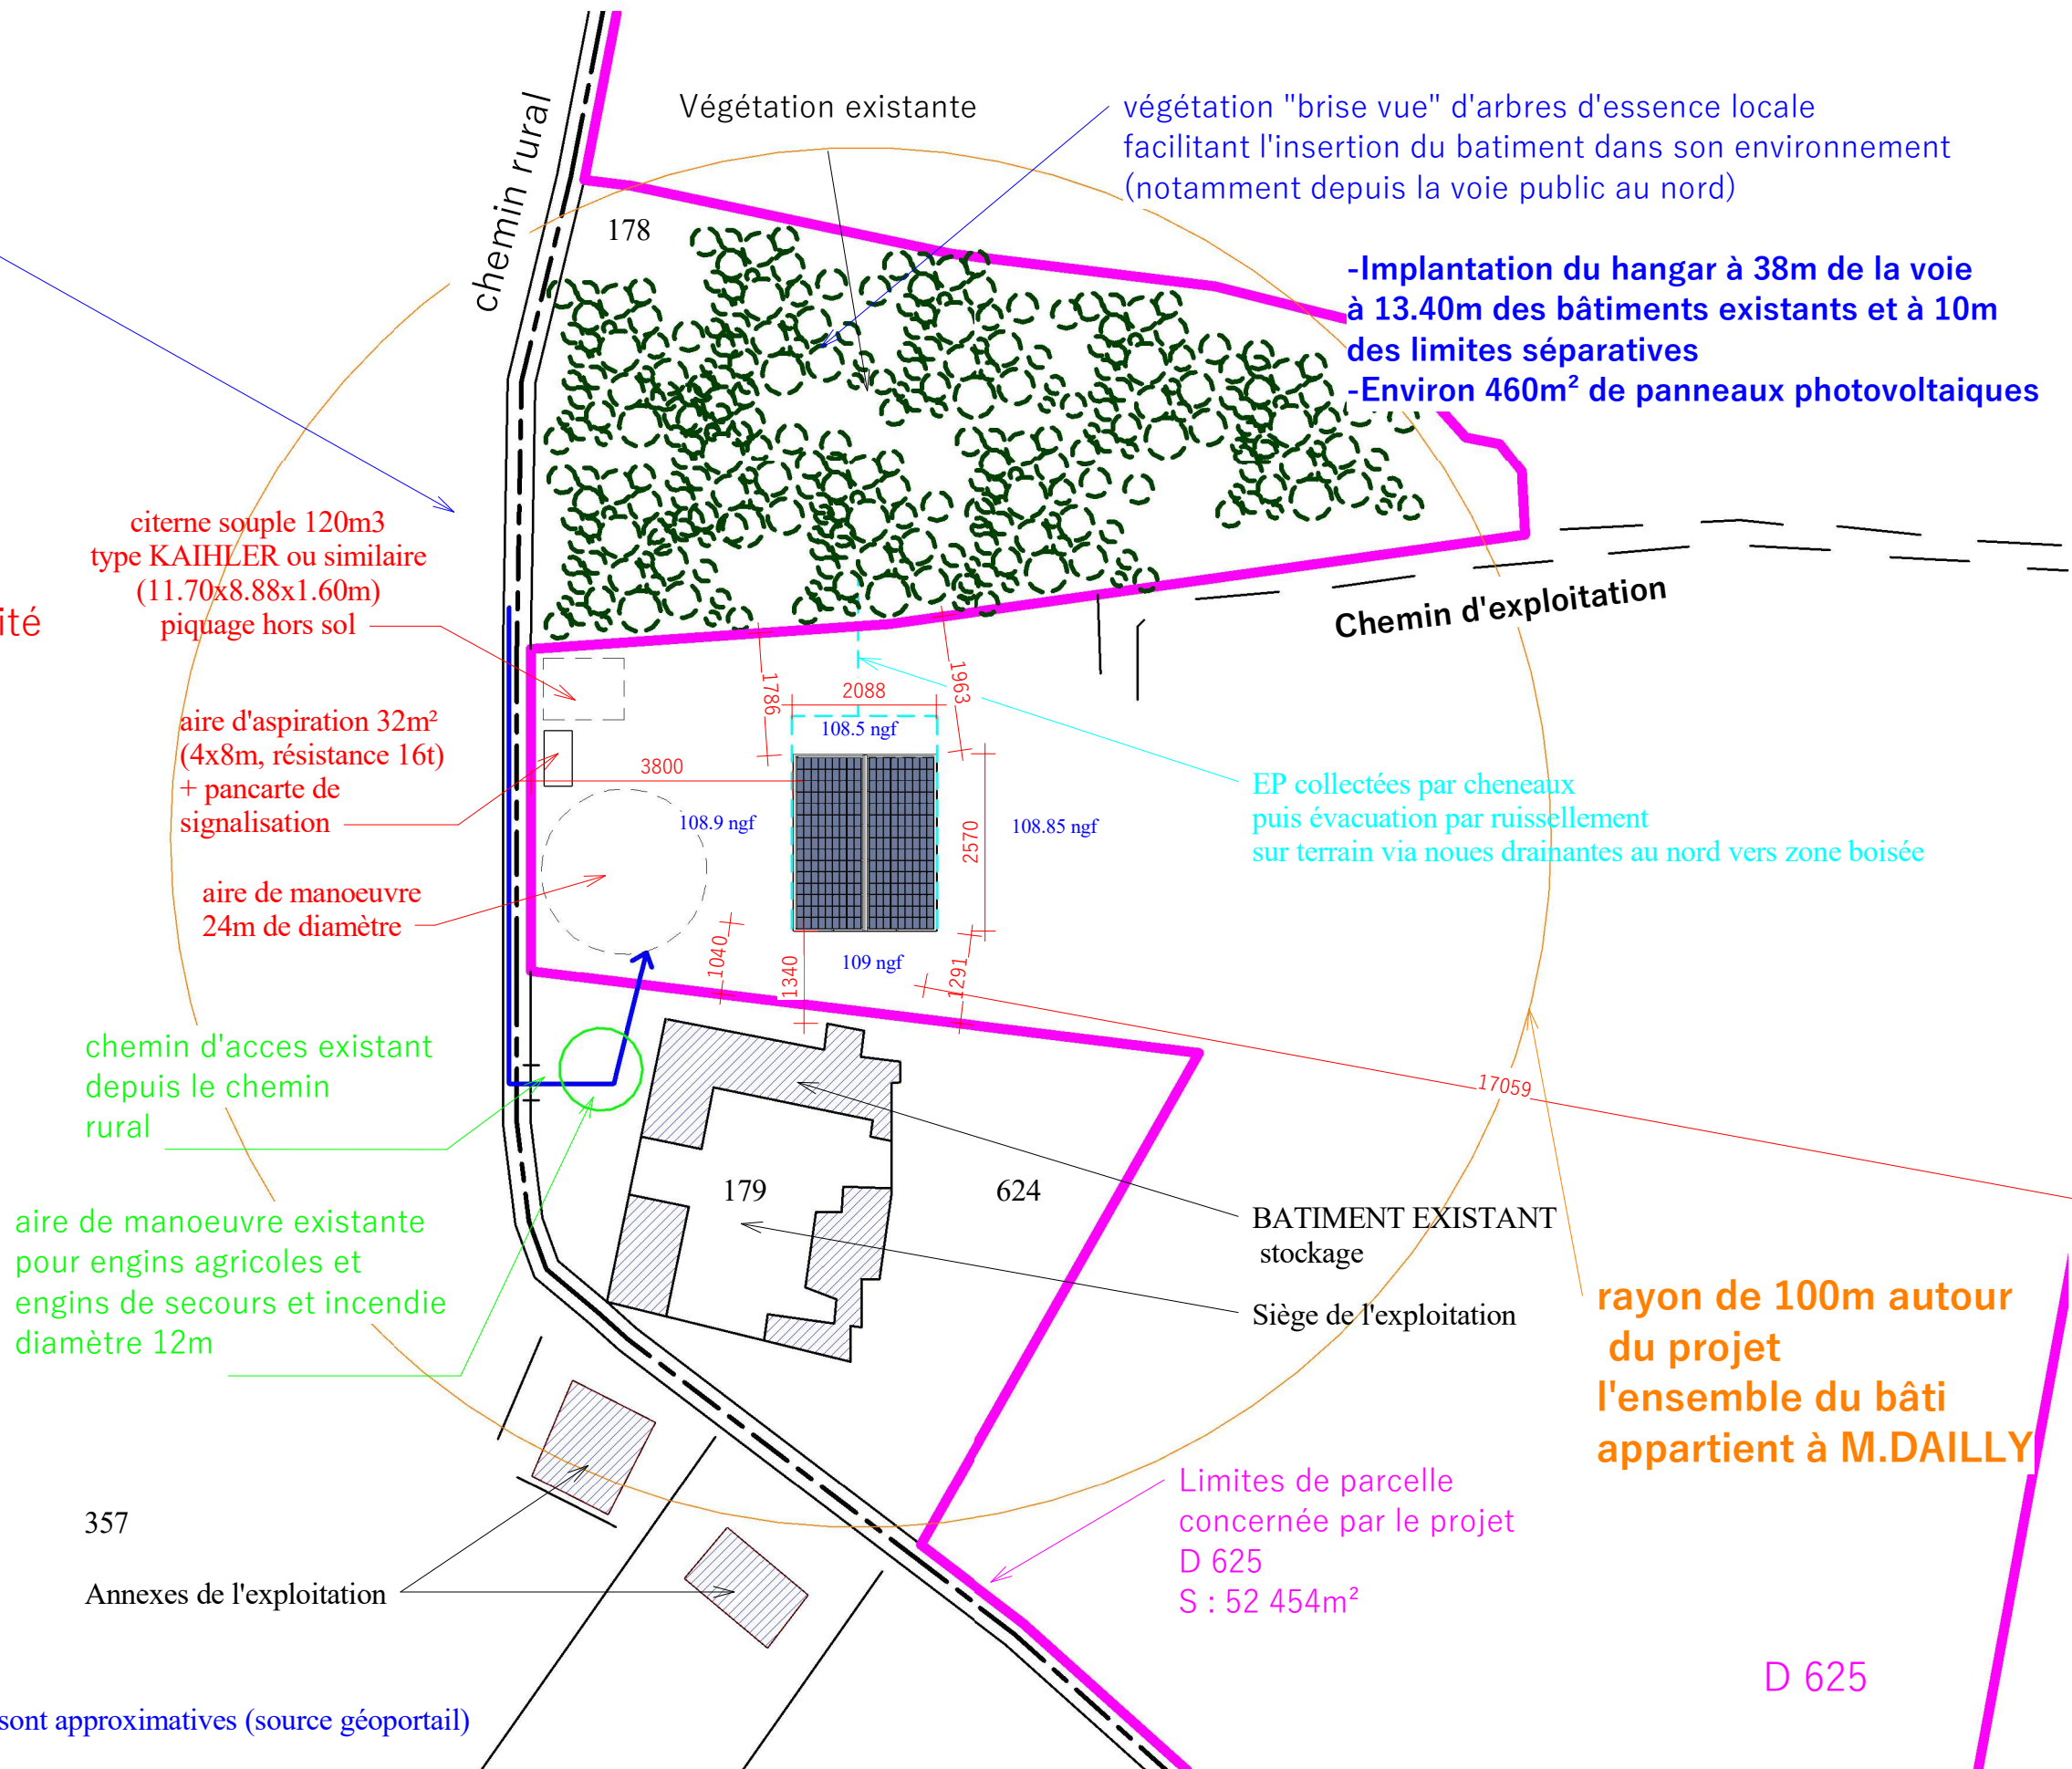

## Annexe 4 plan

Plan Masse échelle 1/1000